



1 PLANTA DE COBERTURA
ESCALA 1:75

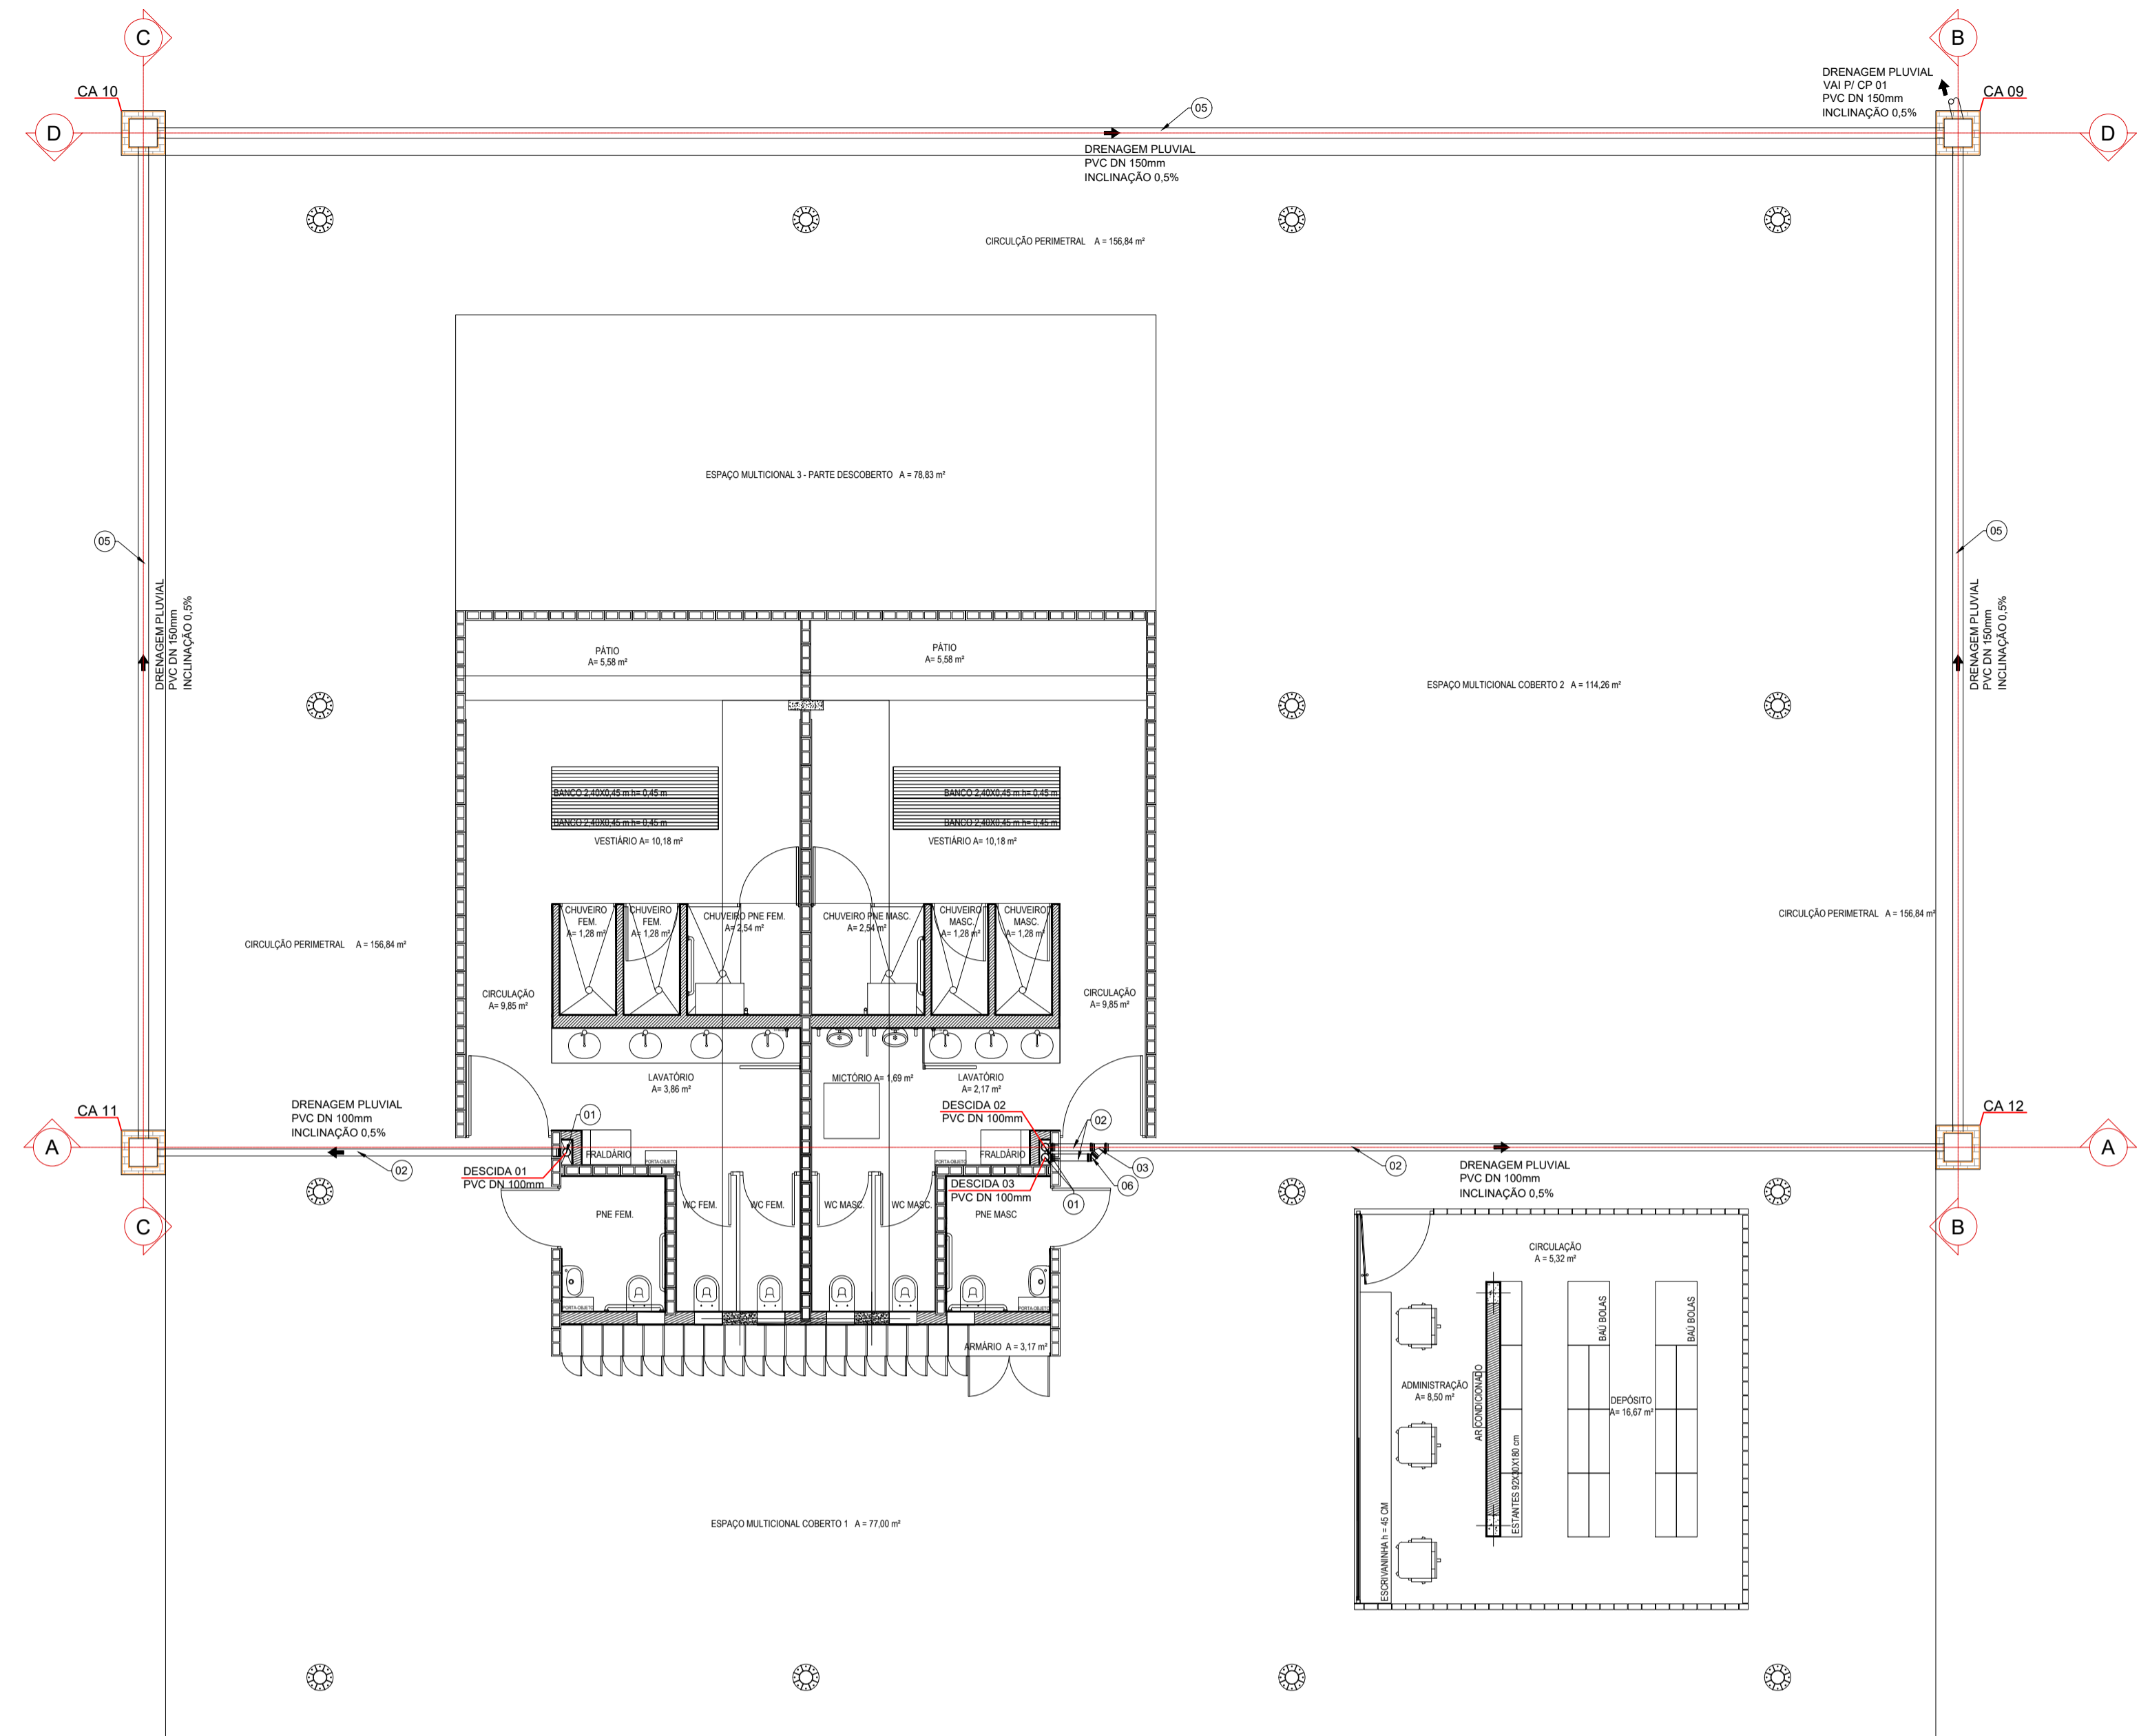

2 PLANTA BAIXA
ESCALA 1:75

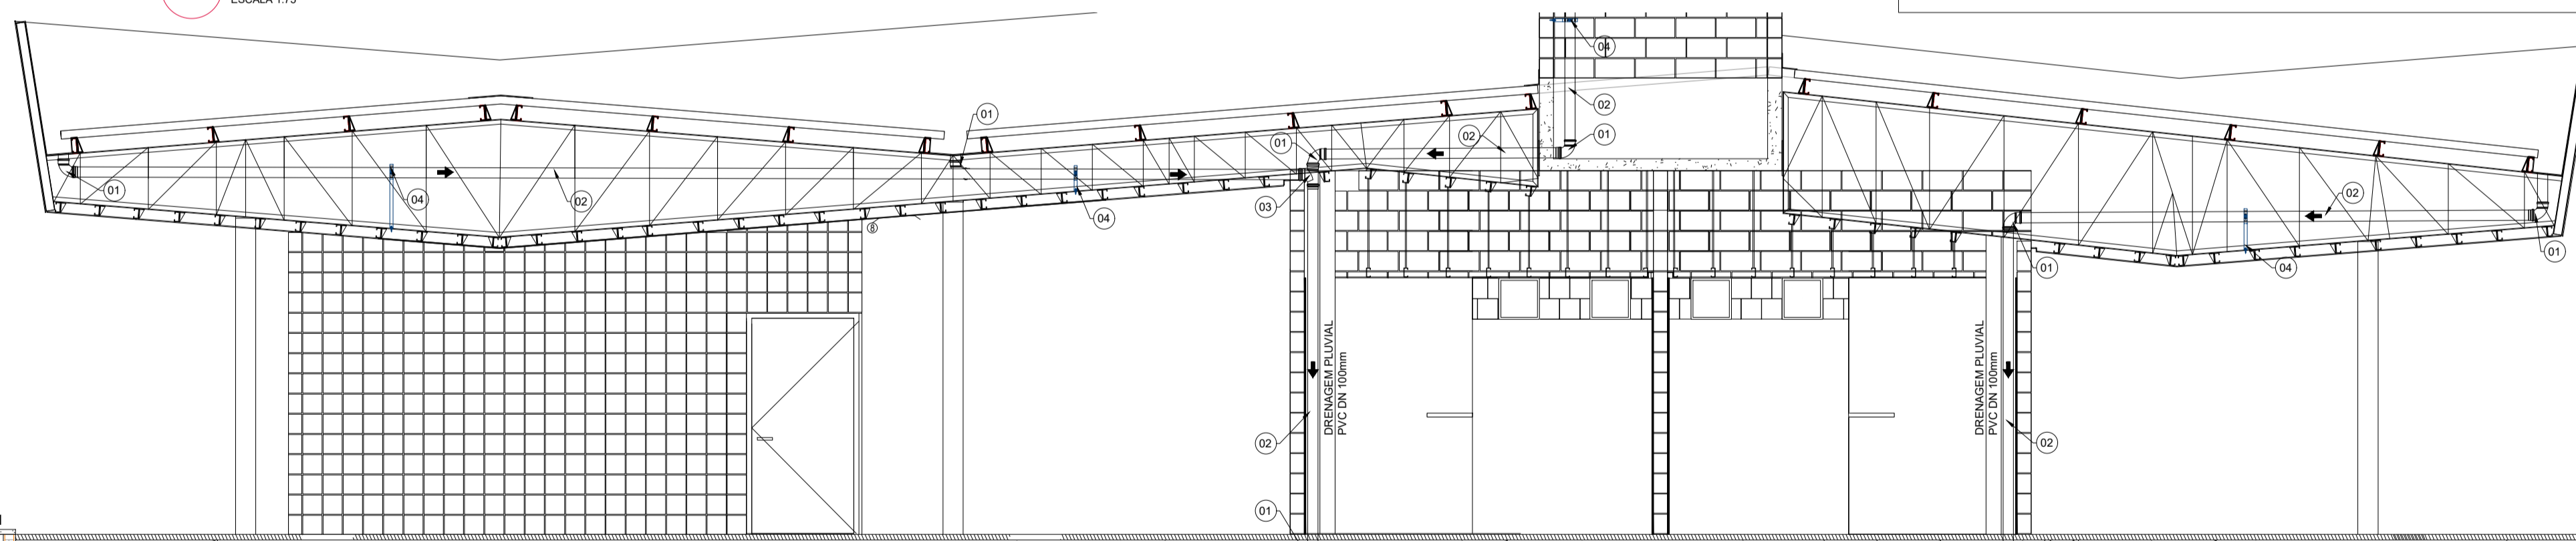


3 CORTE AA
ESCALA 1:50

4 CORTE BB
ESCALA 1:50


5 CORTE CC
ESCALA 1:50

6 CORTE DD
ESCALA 1:50

LISTA DE MATERIAIS				
Nº	DESCRIÇÃO	DN	MATERIAL	QUANTIDADE
01	CURVA 90º CURTA SÉRIE NORMAL	100mm	PVC	11
02	TUBO SÉRIE NORMAL L= 6m	100mm	PVC	61m
03	JUNÇÃO SIMPLES SÉRIE NORMAL	100mm	PVC	01
04	ABRAÇADEIRA	100mm	PVC	04
05	TUBO SÉRIE NORMAL L= 6m	150mm	PVC	55m
06	CURVA 45º CURTA SÉRIE NORMAL	100mm	PVC	01
07	TÊ SÉRIE NORMAL	100mm	PVC	01

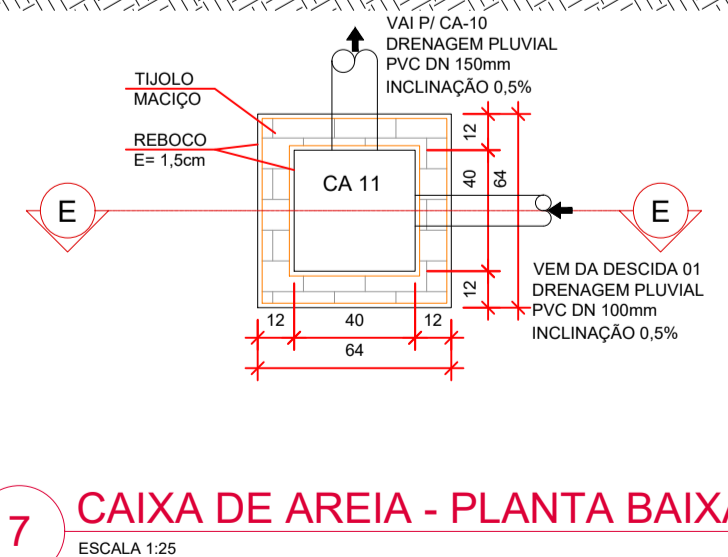

7 CAIXA DE AREIA - PLANTA BAIXA
ESCALA 1:25

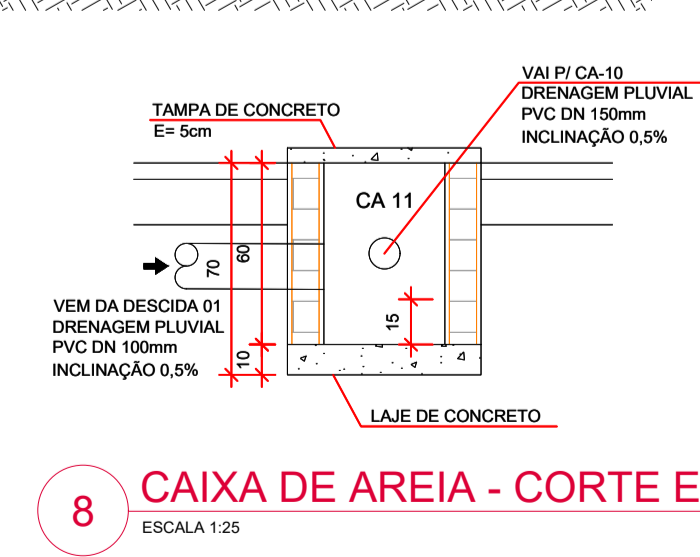

8 CAIXA DE AREIA - CORTE EE
ESCALA 1:25

C		G				
B		F				
A		E				
D	EMISSÃO ORIGINAL	13/04/2018	D			
Nº	REVISÃO	DATA	Nº	REVISÃO	DATA	
<p>MPB Saneamento Ltda. RUA FELIPE SCHMIDT, 648, SALA 304 CENTRO EXPOSITIVO, JARDIM DA GRAMA, 77041-44 32233682 CENTRO - FLORIANÓPOLIS - SC www.mpb.sp.br</p>			PROJETO	MPB	DATA	MAI/2018
<p>APROVAÇÃO</p>			DESENHO	DAD	DATA	MAI/2018
<p>ASSINATURA</p>			CONFERIDO	MD	DATA	MAI/2018
<p>Nº DA CONSULTORA</p>			APROVADO	UGP	DATA	
<p>DE-13017-EDF-EDP-HID-011-0</p>						
<p>PREFEITURA MUNICIPAL DE TERESINA - PI</p>						
<p>TERESINA - PI</p>						
<p>PROJETOS BÁSICOS E EXECUTIVOS DAS OBRAS DE REQUALIFICAÇÃO URBANA E AMBIENTAL</p>						
<p>PROJETO HIDROSANITÁRIO DOS EDIFÍCIOS ADMINISTRATIVOS DOS PARQUE LINEARES</p>						
<p>EDIFÍCIO ADMINISTRATIVO</p>						
<p>DRENAGEM PLUVIAL</p>						
PROJETO	VISTOS	DESENHO	DATA	FOLHA Nº		
ESCALA		TOPOGRAFIA	MAI/2018			
INDICADA		DATA TOP.			FOLHA 05/05	