



PROJETO DE ÁGUA

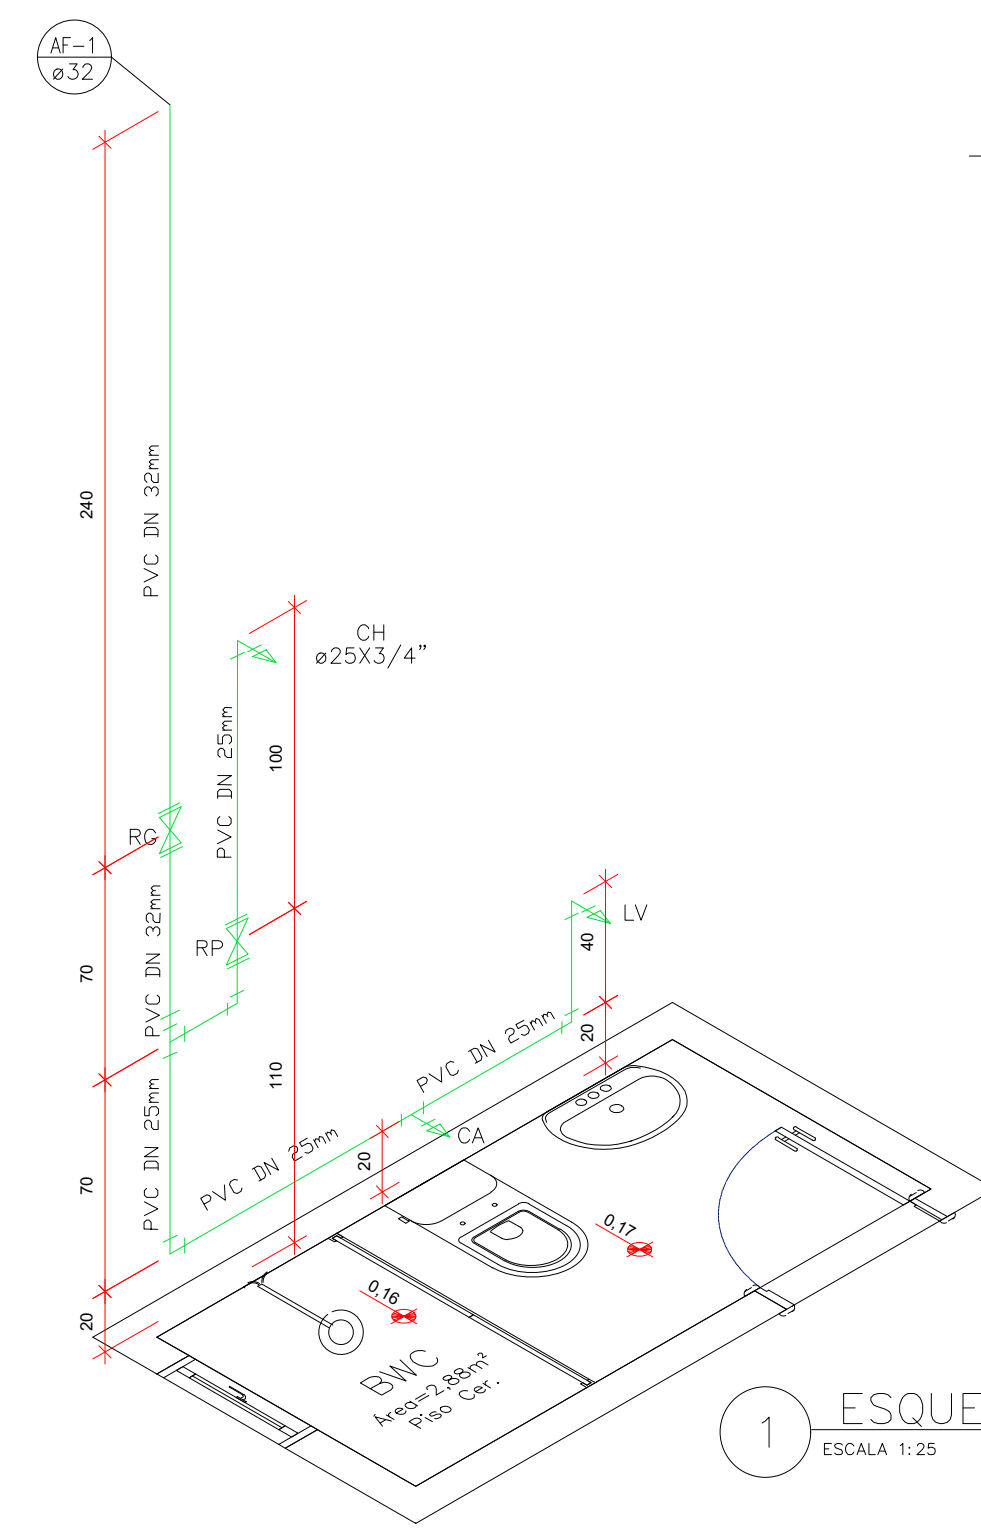

1 ESQUEMA ISOMÉTRICO
ESCALA 1:25

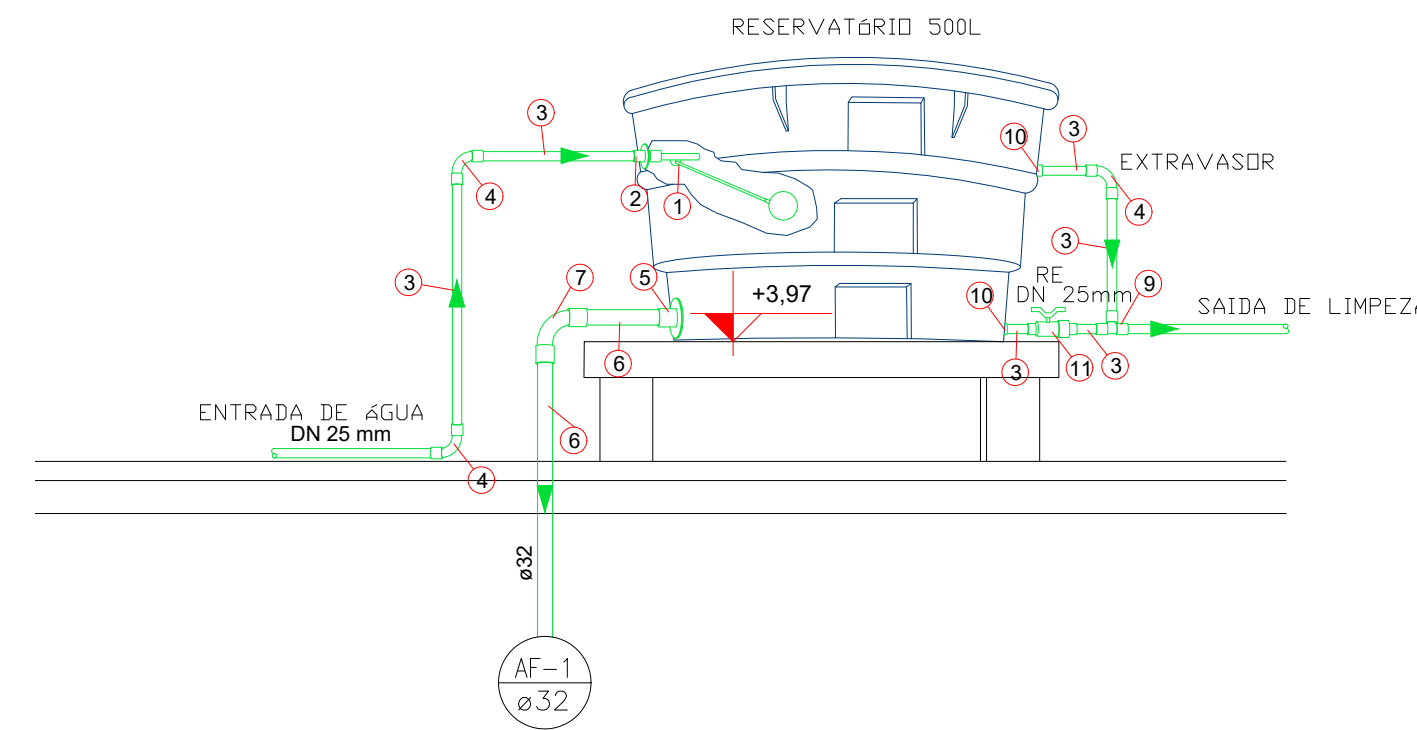

2 DETALHES CAIXA D'ÁGUA
ESCALA 1:20


ÁGUA

RELAÇÃO DOS MATERIAIS DE ÁGUA FRIA			
Nº	ESPECIFICAÇÃO	MAT	QTD TOTAL
1	BÓIA DE NIVEL Ø 3/4"	PVC	01
2	ADAPTADOR SOLDÁVEL C/ FLANGES LIVRES - D 25 X 3/4"	PVC	01
3	TUBO PVC RÍGIDO - D 25 JS	PVC	13m
4	JOELHO PVC - D 25 JS	PVC	08
5	ADAPTADOR SOLDÁVEL C/ FLANGES LIVRES - D 32	PVC	01
6	TUBO PVC RÍGIDO - D 32 JS	PVC	3,5m
7	JOELHO PVC - D 32 JS	PVC	01
8	REDUÇÃO PVC D 32 x 25	PVC	01
9	TE 90° PVC - D 25 JS	PVC	02
10	ADAPTADOR SOLDÁVEL C/ FLANGES LIVRES - D 25	PVC	02
11	REGISTRO ESFERA SOLDÁVEL D 25	PVC	01
12	REGISTRO PRESSÃO SOLDÁVEL D 25	PVC	01
13	REGISTRO GAVETA SOLDÁVEL D 25	PVC	01


CA	Caixa acoplada c/ joelho de 90° c/ bucha de latão - 25 mm x 3/4"
CH	Chuveiro c/ joelho de 90° c/ bucha de latão - 25 mm x 3/4"
LV	Lavatório - 25 mm x 3/4"
RG	Registro de gaveta - de latão c/ adaptador solda rosca
RP	Registro de Pressão de latão c/ adaptador solda rosca - ø25 x 3/4"

ESPECIFICAÇÃO DO MATERIAL			
ITEM	DESCRIÇÃO	MATERIAL	QT.
1	TORNEIRA PARA LAVATÓRIO Ø1/2"	PVC	1
2	LAVATÓRIO LOUCA	LOUCA	1
3	TUBO DE LIGAÇÃO FLEXÍVEL Ø1/2"	PVC	1
4	SIFÃO SANFONADO AJUSTÁVEL PARA PIA	PVC	1


PROJETO DE ESGOTO

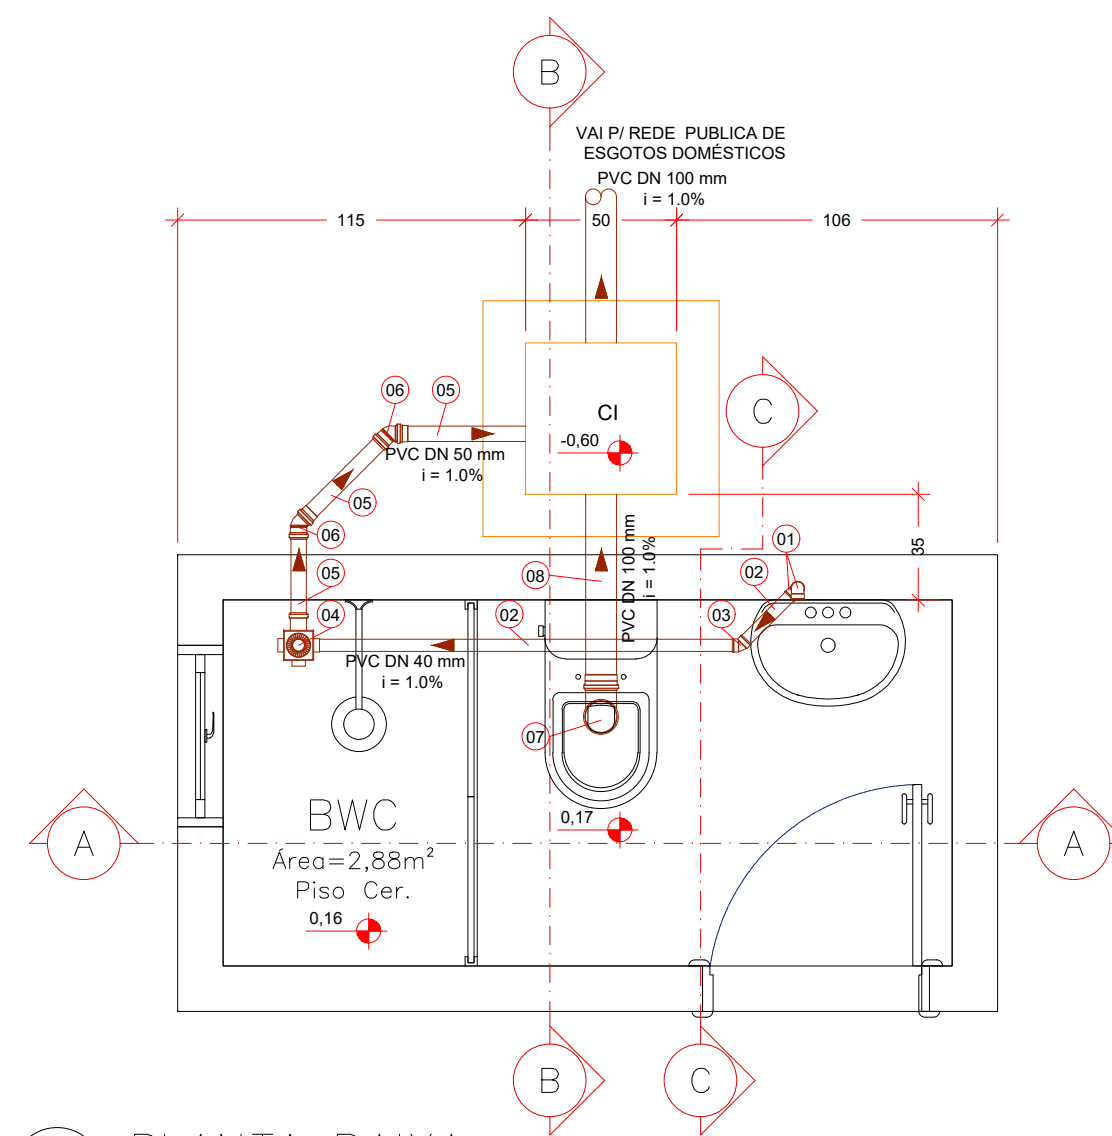

1 PLANTA BAIXA
ESCALA 1:25

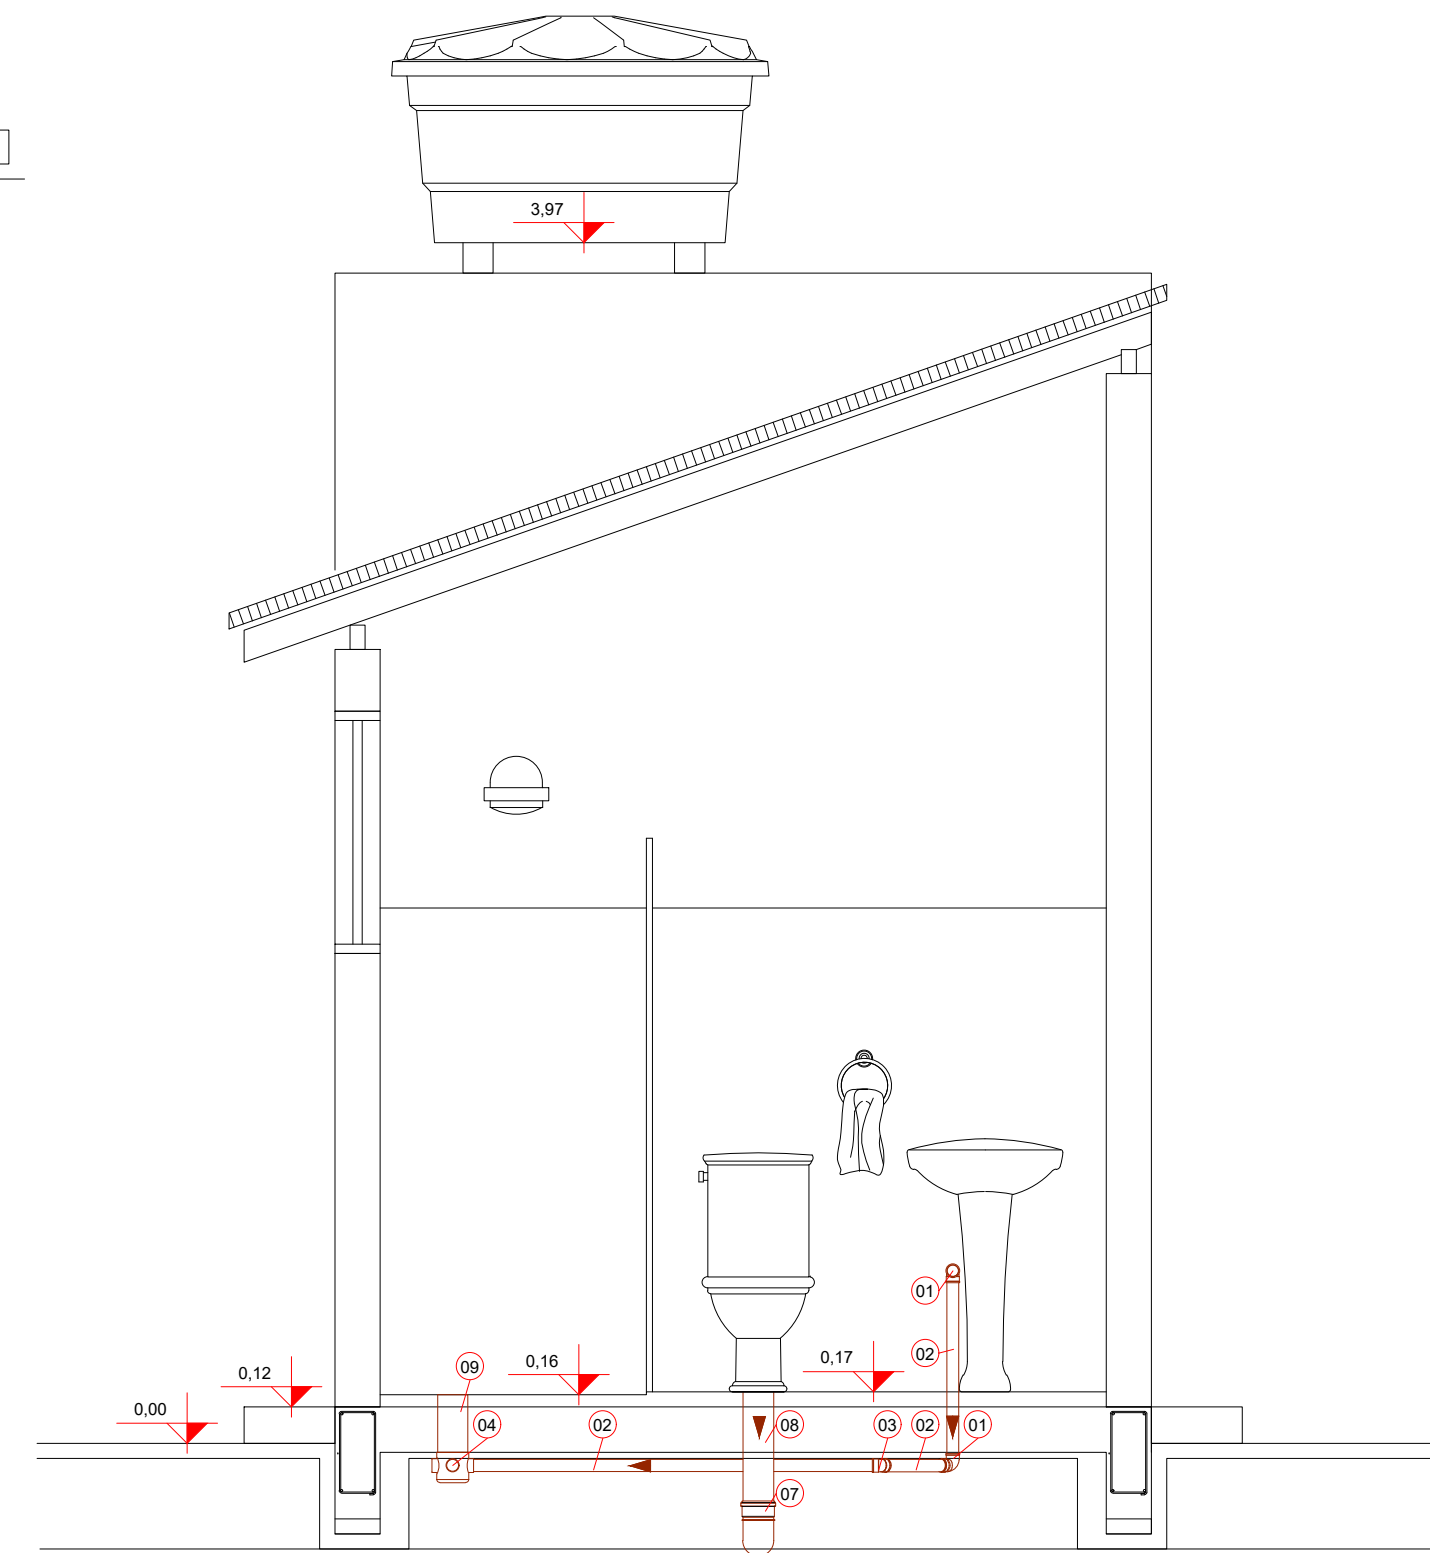

2 CORTE AA
ESCALA 1:25

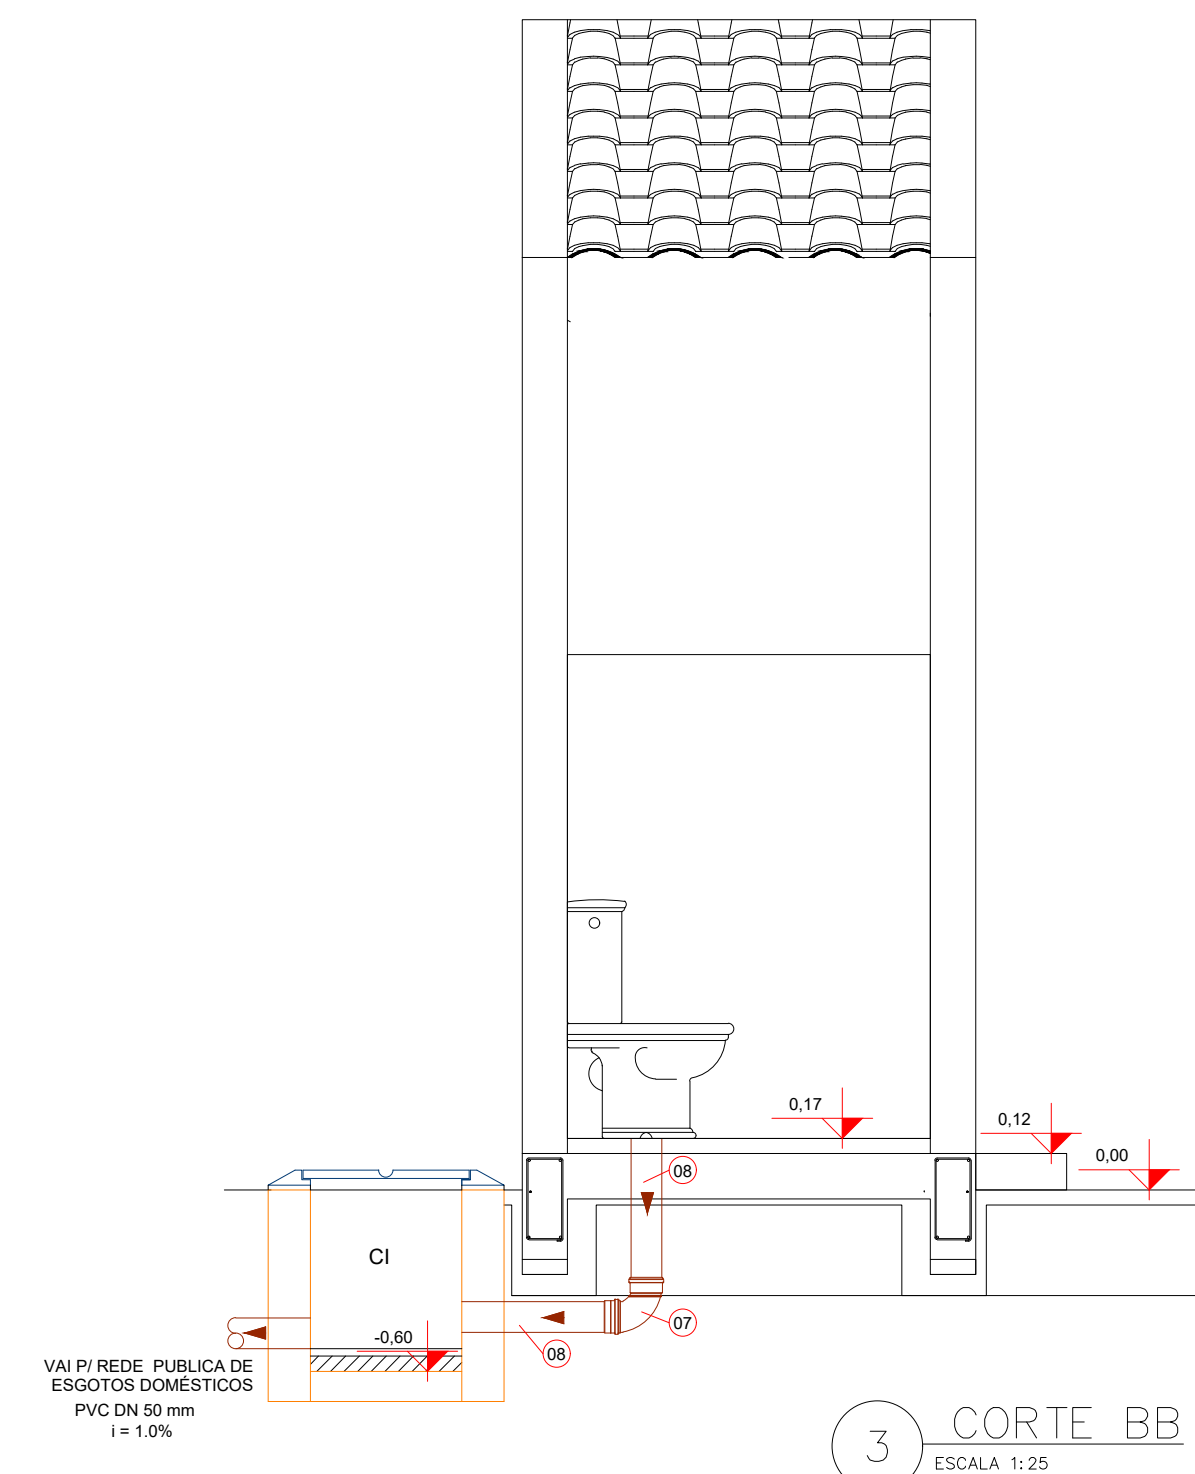


3 CORTE BB
ESCALA 1:25


ESGOTO

RELAÇÃO DOS MATERIAIS DO ESGOTO			
Nº	ESPECIFICAÇÃO	MAT	QTD TOTAL
1	JOELHO 90° PVC DN 40	PVC	02
2	TUBO ESGOTO SÉRIE NORMAL PVC DN 40	PVC	3,20m
3	JOELHO 45° CURTA PVC DN 40	PVC	01
4	CAIXA SIFONADA PVC 100X100X50	PVC	01
5	TUBO ESGOTO SÉRIE NORMAL PVC DN 50	PVC	1,50m
6	JOELHO 45° CURTA PVC DN 50	PVC	02
7	CURVA 90° CURTA PVC DN 100	PVC	01
8	TUBO ESGOTO SÉRIE NORMAL PVC DN 100	PVC	1,00m
9	PROLONGAMENTO P/ CAIXA SIFONADA 100X200mm	PVC	01

NOTAS
1-DIMENSÕES EM MILÍMETROS, EXCETO ONDE INDICADO.

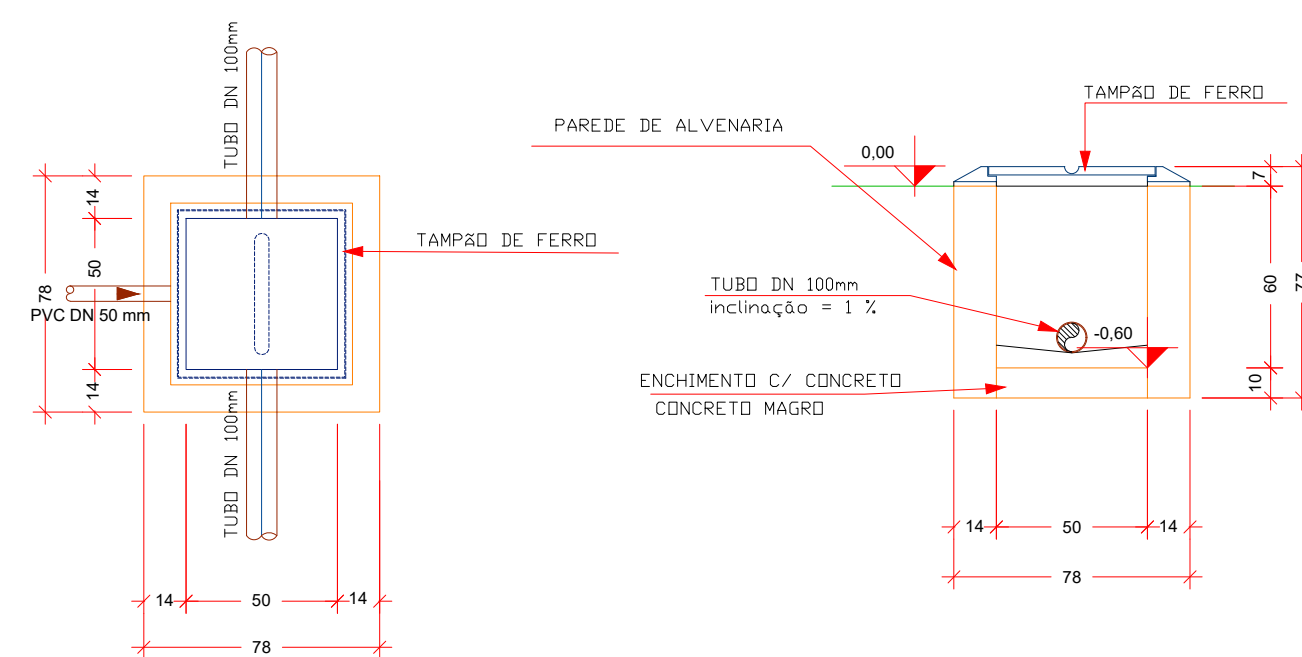

4 DETALHES DA CAIXA DE INSPEÇÃO
ESCALA 1:20

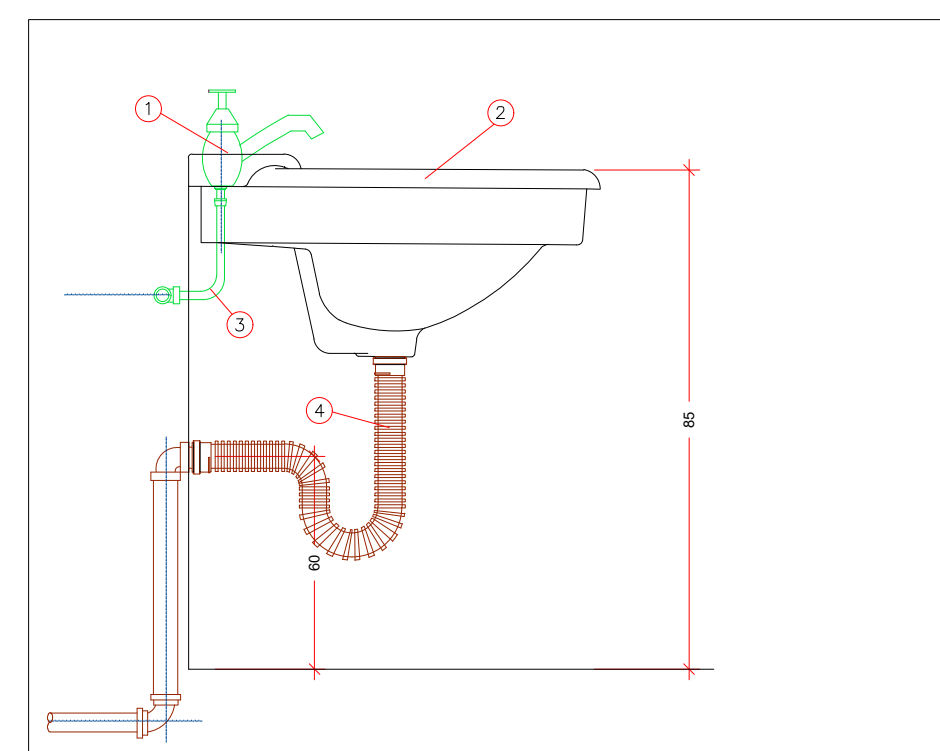

5 DETALHE LAVATÓRIO
SEM ESCALA

REVISÃO		DATA	REVISÃO		DATA
Nº			Nº		
A			D		
REV			C		

MPB SANEAMENTO LTDA
JANSANA DE LA VILLA DE PAALUJ ARQUITECTES
 CENTRO EXECUTIVO DE SANEAMENTO - RUA... Nº 48 3225382
 CREA: 17882/2018-0 - SC

PROJETO: _____ DATA: _____
 DESENHO: _____ DATA: _____
 CONFERIDO: _____ DATA: _____
 APROVAÇÃO: _____ DATA: _____
 ASSINATURA: _____
 CREA Nº: _____

DE-13017-EDF-EDR-ARQ-001-2

PREFEITURA MUNICIPAL DE TERESINA - PI
TERESINA - PI
 PROJETOS BÁSICOS E EXECUTIVOS DAS OBRAS DE REQUALIFICAÇÃO URBANA E AMBIENTAL
 DAS ÁREAS 2,3 E 4, INCLUINDO PLANO DE REASSENTAMENTO, DO MUNICÍPIO DE TERESINA - PI
 RP5 - PROJETO URBANÍSTICO EXECUTIVO
MELHORIAS HABITACIONAIS E DE FACHADAS
 PROJETOS TÍPICOS - BANHEIRO CONSTRUÇÃO
 PROJETO HIDROSANITÁRIO

PROJETO: TERESINA SUSTENTÁVEL VISTOS: FSN DESENHO: VIL DATA: JUNHO/2016 FOLHA Nº: 01/01
 ESCALA: INDICADA TOPOGRAFIA: []