


Luminária hermética para tubo de led de 120 cm, temperatura de cor 4000 K (branco neutro), grau de proteção IP65, peso: 1,35 Kg, diâmetros 120x65x65 mm.

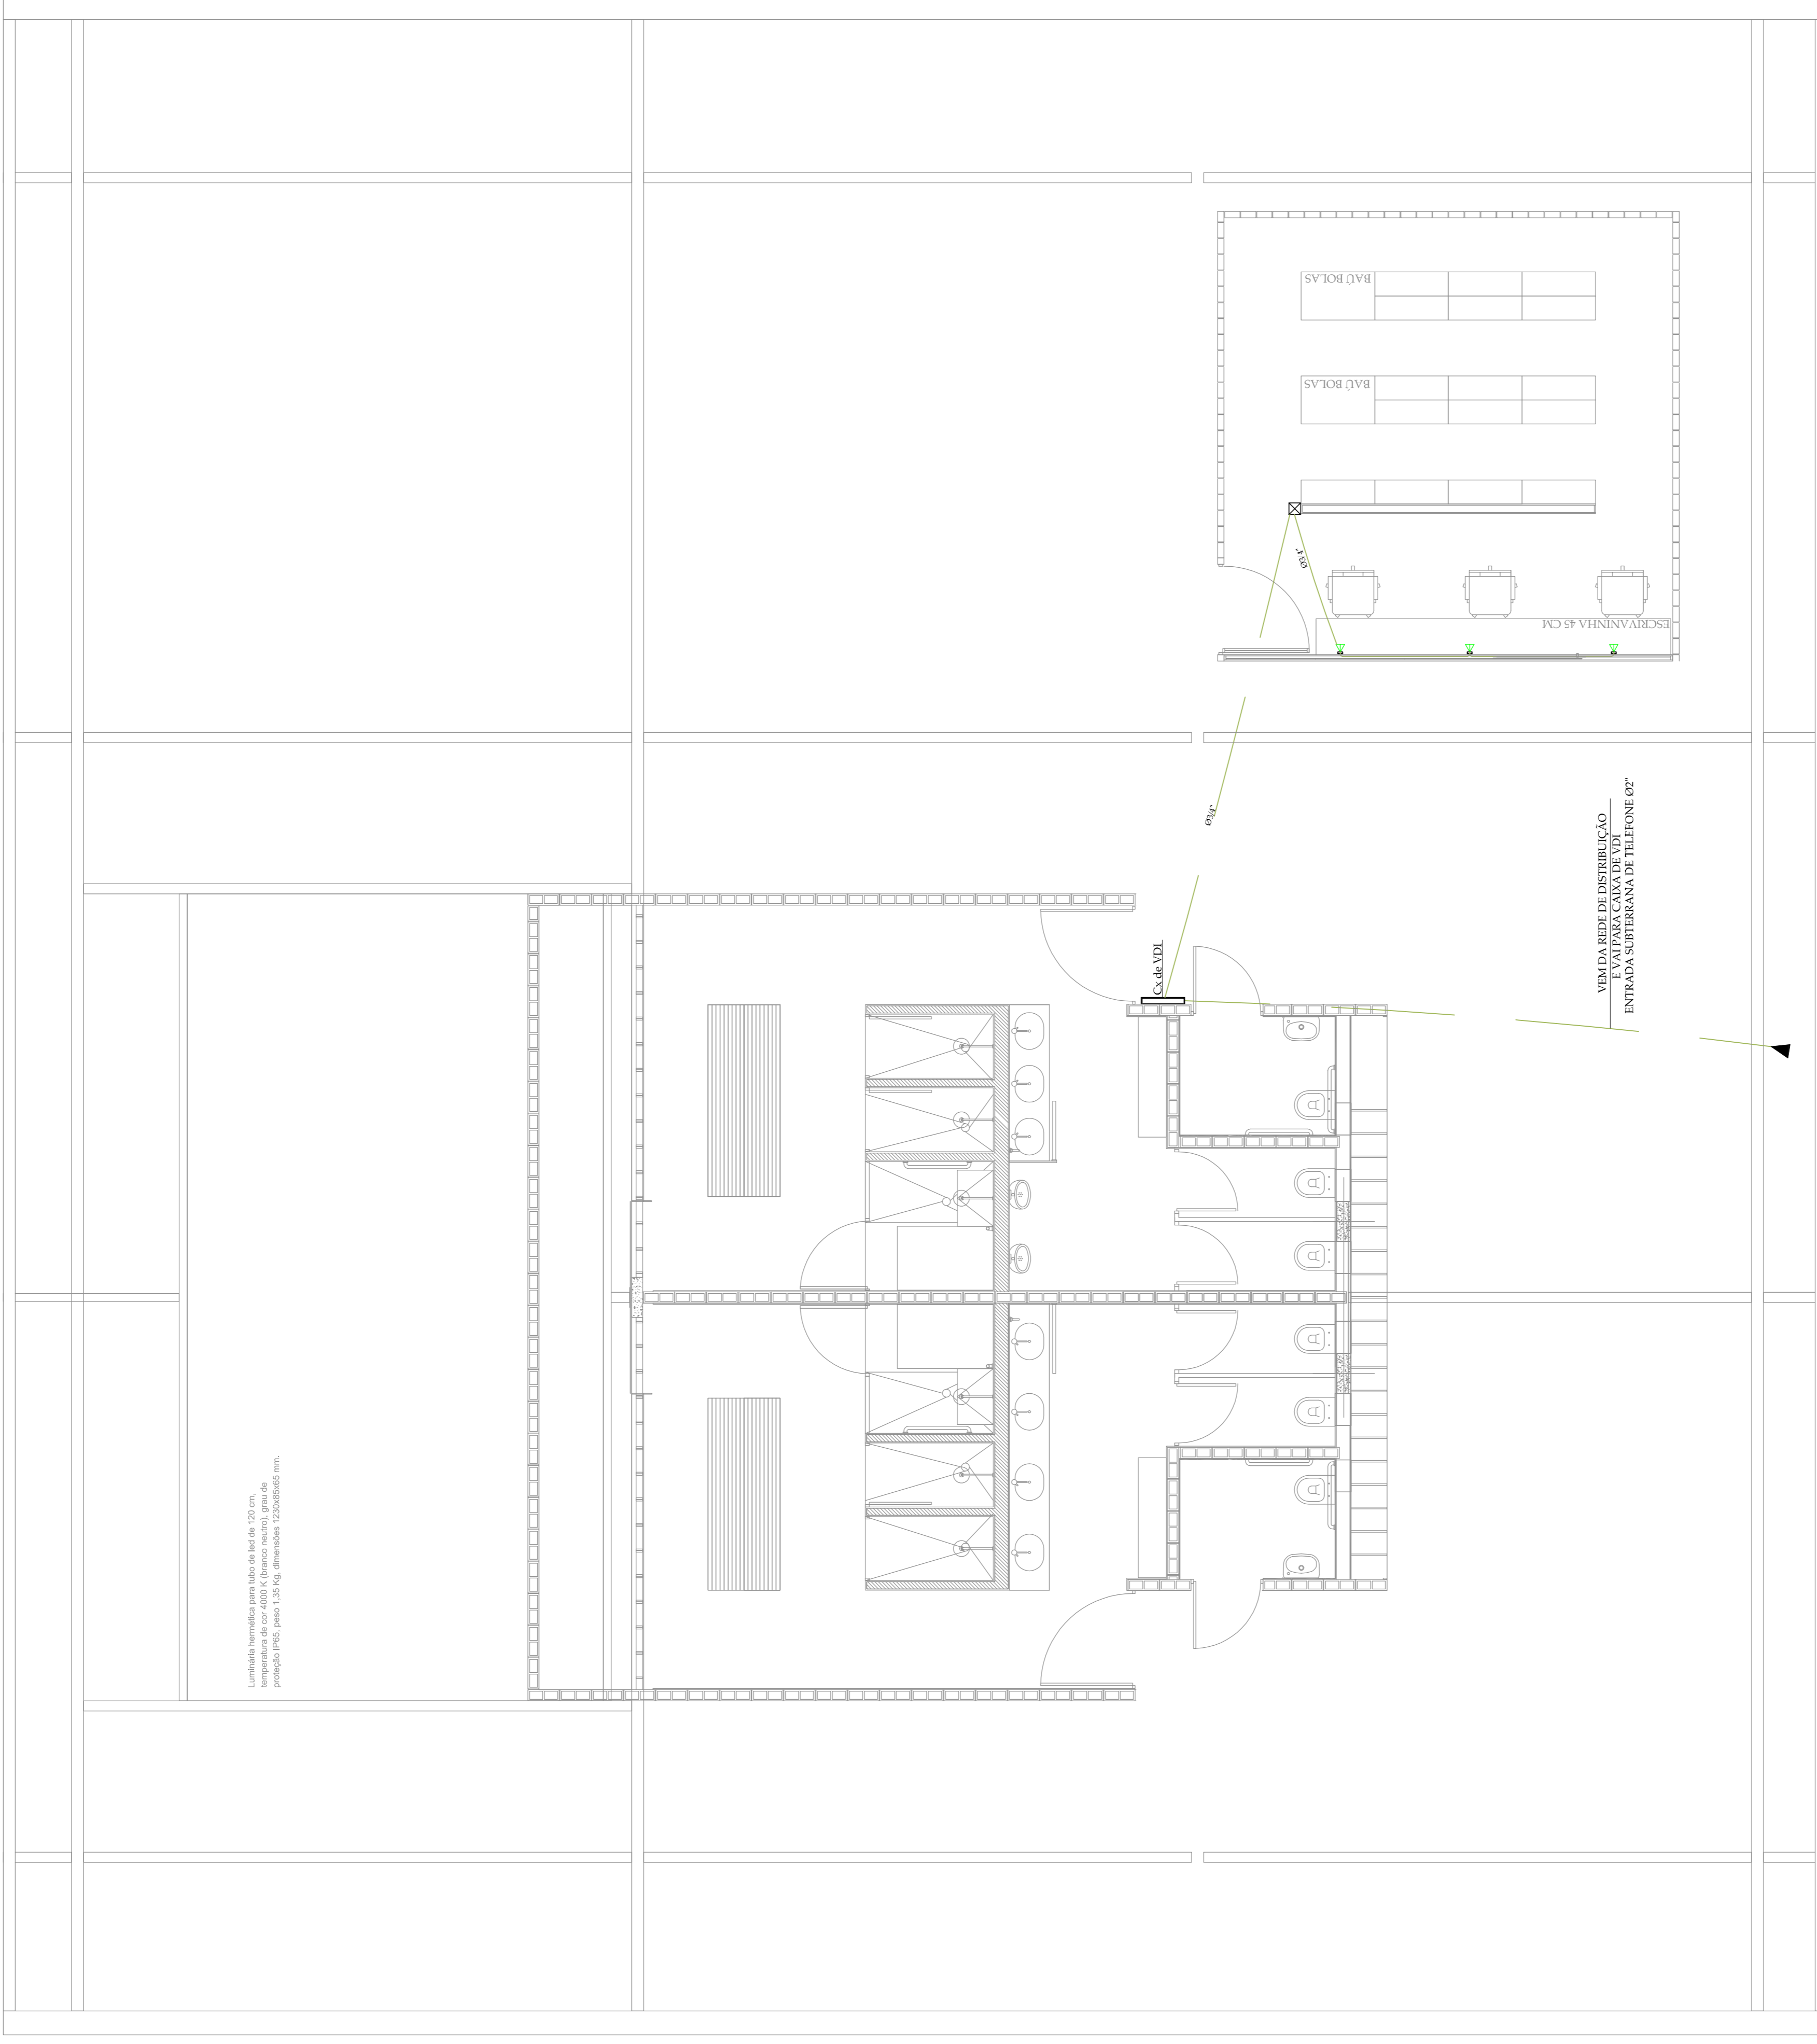

PLANTA BAIXA
ESC.: 1/50

CAIXA DE VDI 40x40x12



LEGENDA

- ▲ PONTO PARA TELEFONE
- QUADRO DE DISTRIBUIÇÃO TELEFONICA

| | | | | | | | |
|---|------------|------|----|---------|------|--|--|
| C | | | | | | | |
| B | | | | | | | |
| A | REVISÃO | DATA | Nº | REVISÃO | DATA | | |
| D | EMBALEAGEM | | | | | | |
| E | | | | | | | |
| F | | | | | | | |
| G | | | | | | | |

| | | | | | |
|-------------|----------------------|-------------|-----|------|--------|
| PROJETO | MPB Sarcamento Ltda. | PROJETO | AND | DATA | MASSUP |
| DESENHO | AND | DESENHO | VP | DATA | MASSUP |
| CONFIRMAÇÃO | AND | CONFIRMAÇÃO | AND | DATA | |
| APPROVAÇÃO | AND | APPROVAÇÃO | AND | DATA | |
| DATA | | ASSINATURA | | DATA | |

DE-13017-SEE-RBT-ELE-P9-001-A-020

PREFEITURA MUNICIPAL DE TERESINA - PI

TERESINA - PI

PROJETOS BÁSICOS E EXECUTIVOS DAS OBRAS DE REQUALIFICAÇÃO URBANA E AMBIENTAL DAS ÁREAS 2,3 E 4, INCLUINDO PLANO DE REASSENTAMENTO, DO MUNICÍPIO DE TERESINA - PI

PROJETO ELÉTRICO DE ILUMINAÇÃO E DISTRIBUIÇÃO DE B.T

DISTRIBUIÇÃO / LAGOAS DO P9 - LOGOA DA PIÇARREIRA ADMINISTRATIVO - TELEFONICO

PROJETO: ESCOLA BAIXA
PROFESSOR: A. S. VIEIRA
ESCALA: 1:50
INDICAÇÃO: 14