




PLANTA BAIXA - MODELO 2  
ESCALA 1:50  
TUBULAÇÃO DE DRENAGEM PLUVIAL (VER PROJETO HIDRO-SANITÁRIO)

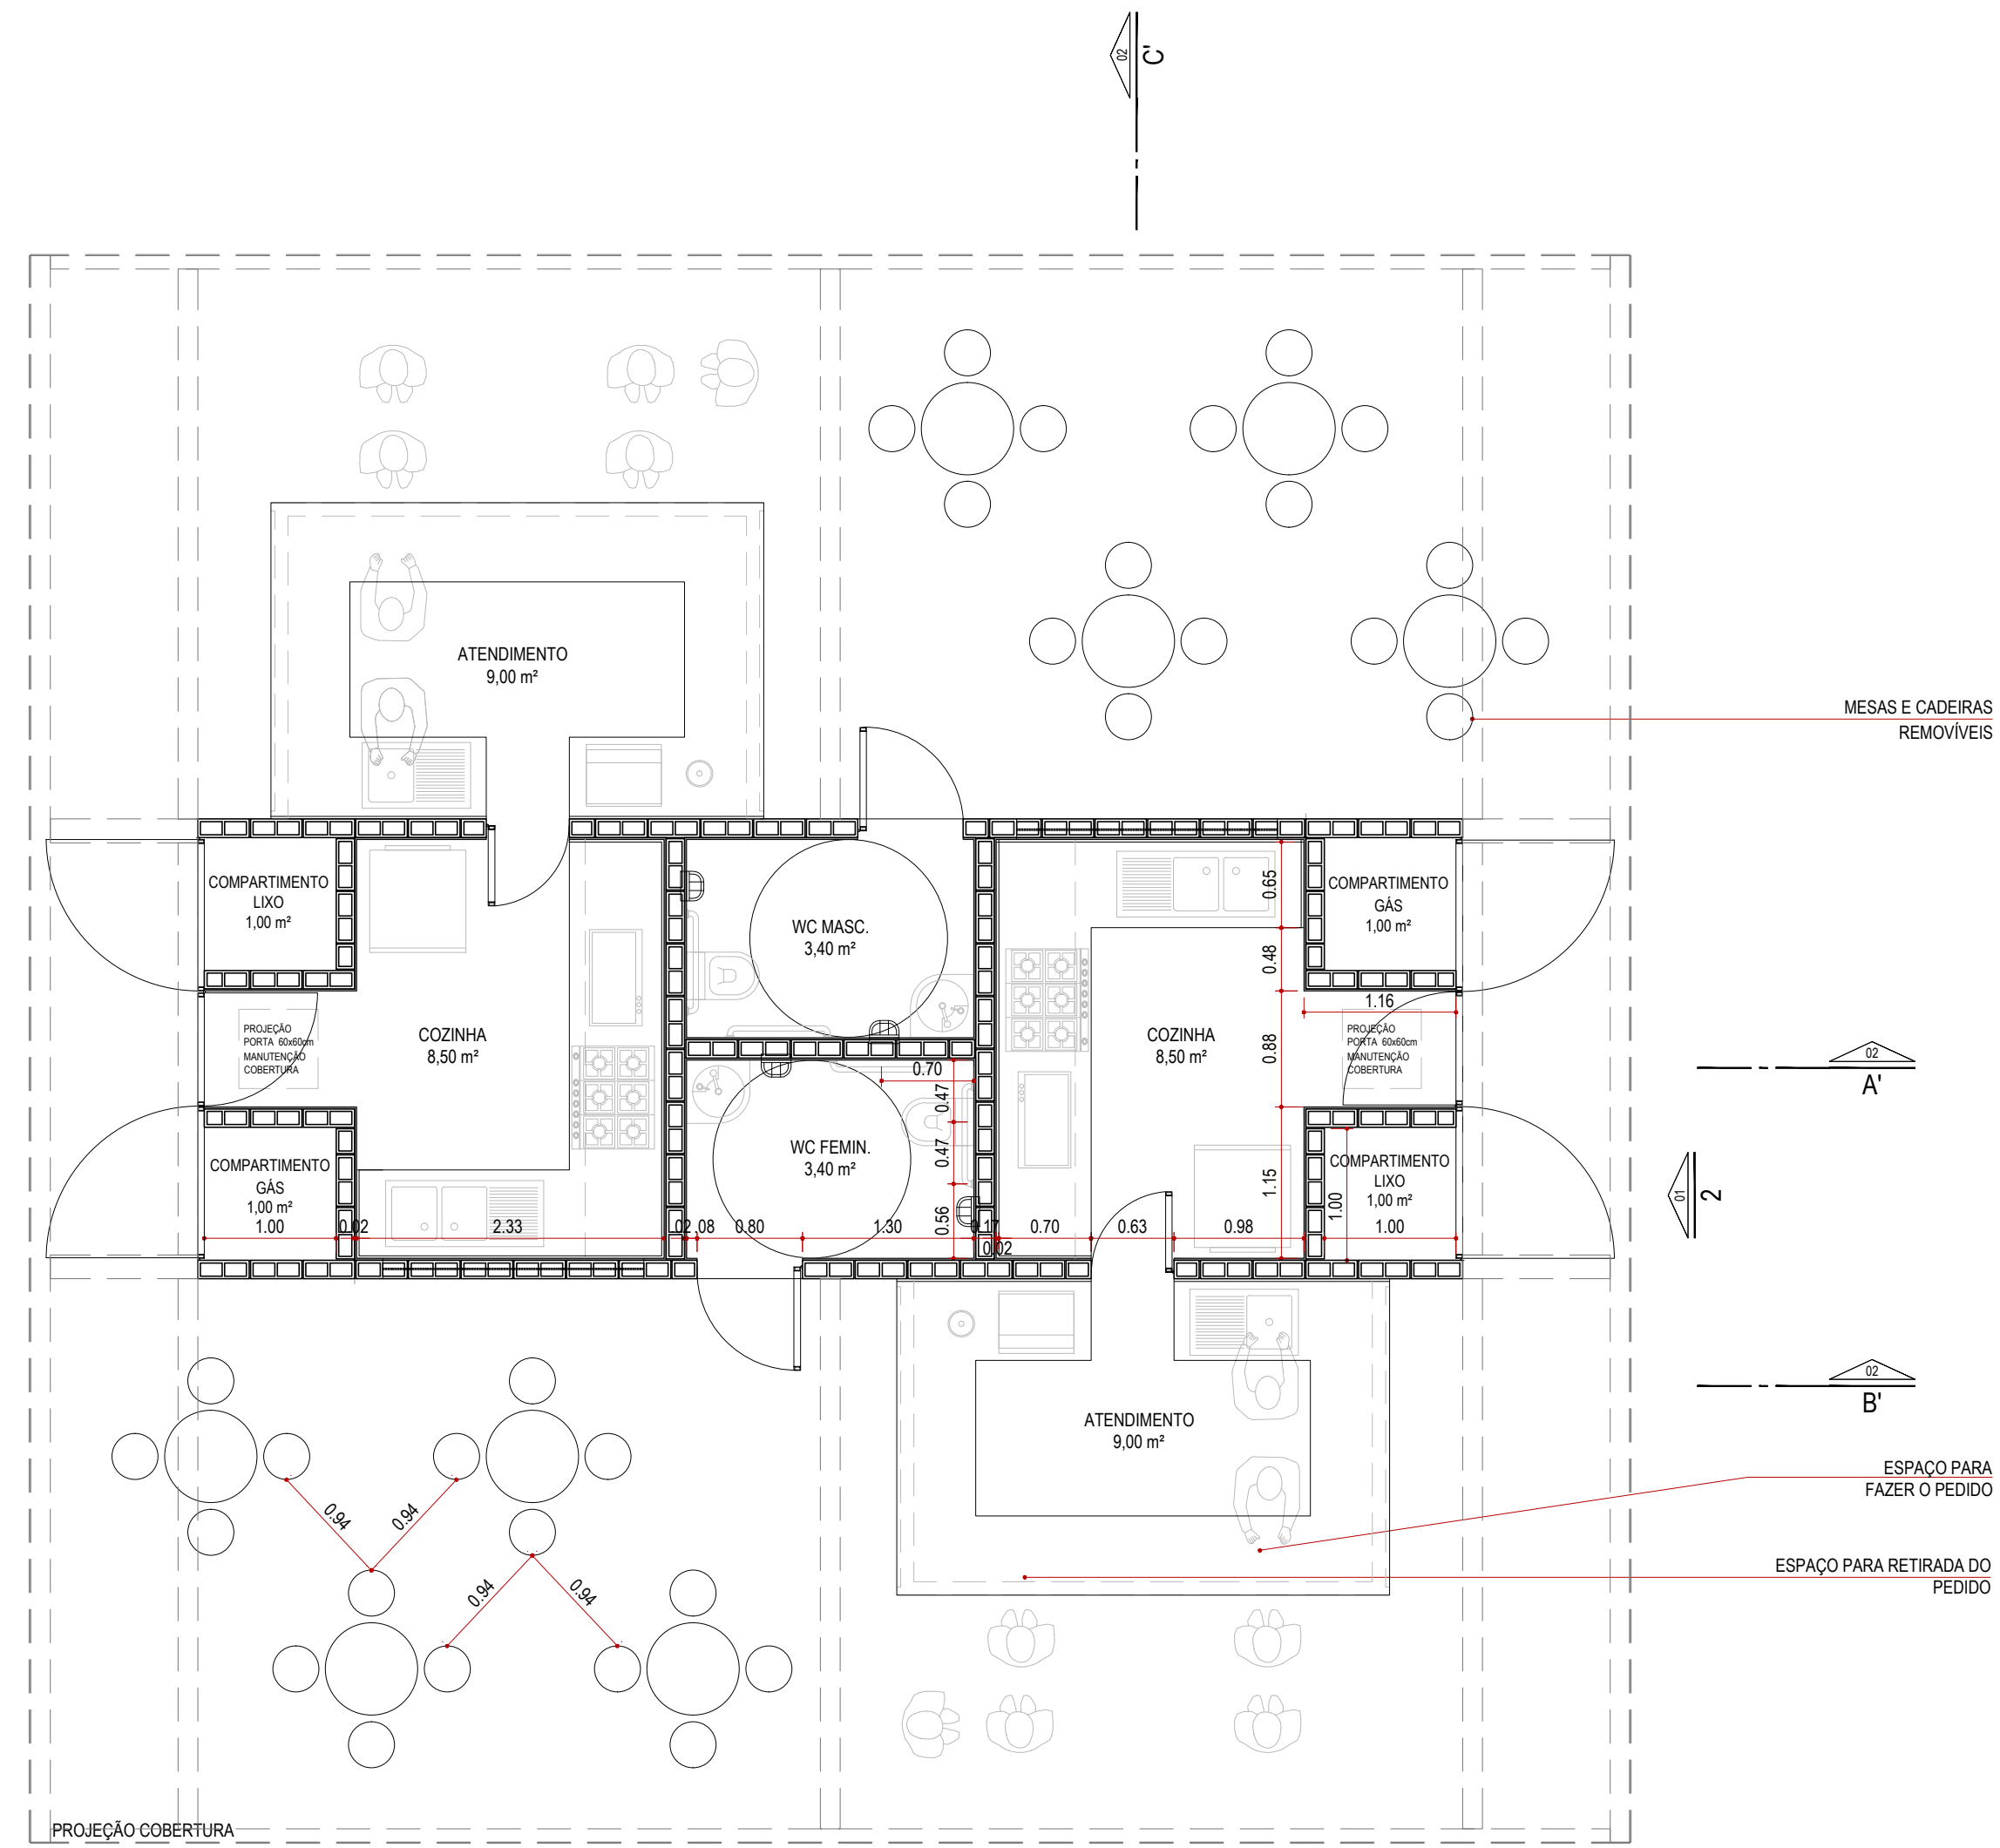

PLANTA LAYOUT MESAS E ATENDIMENTO - MODELO 2  
ESCALA 1:50

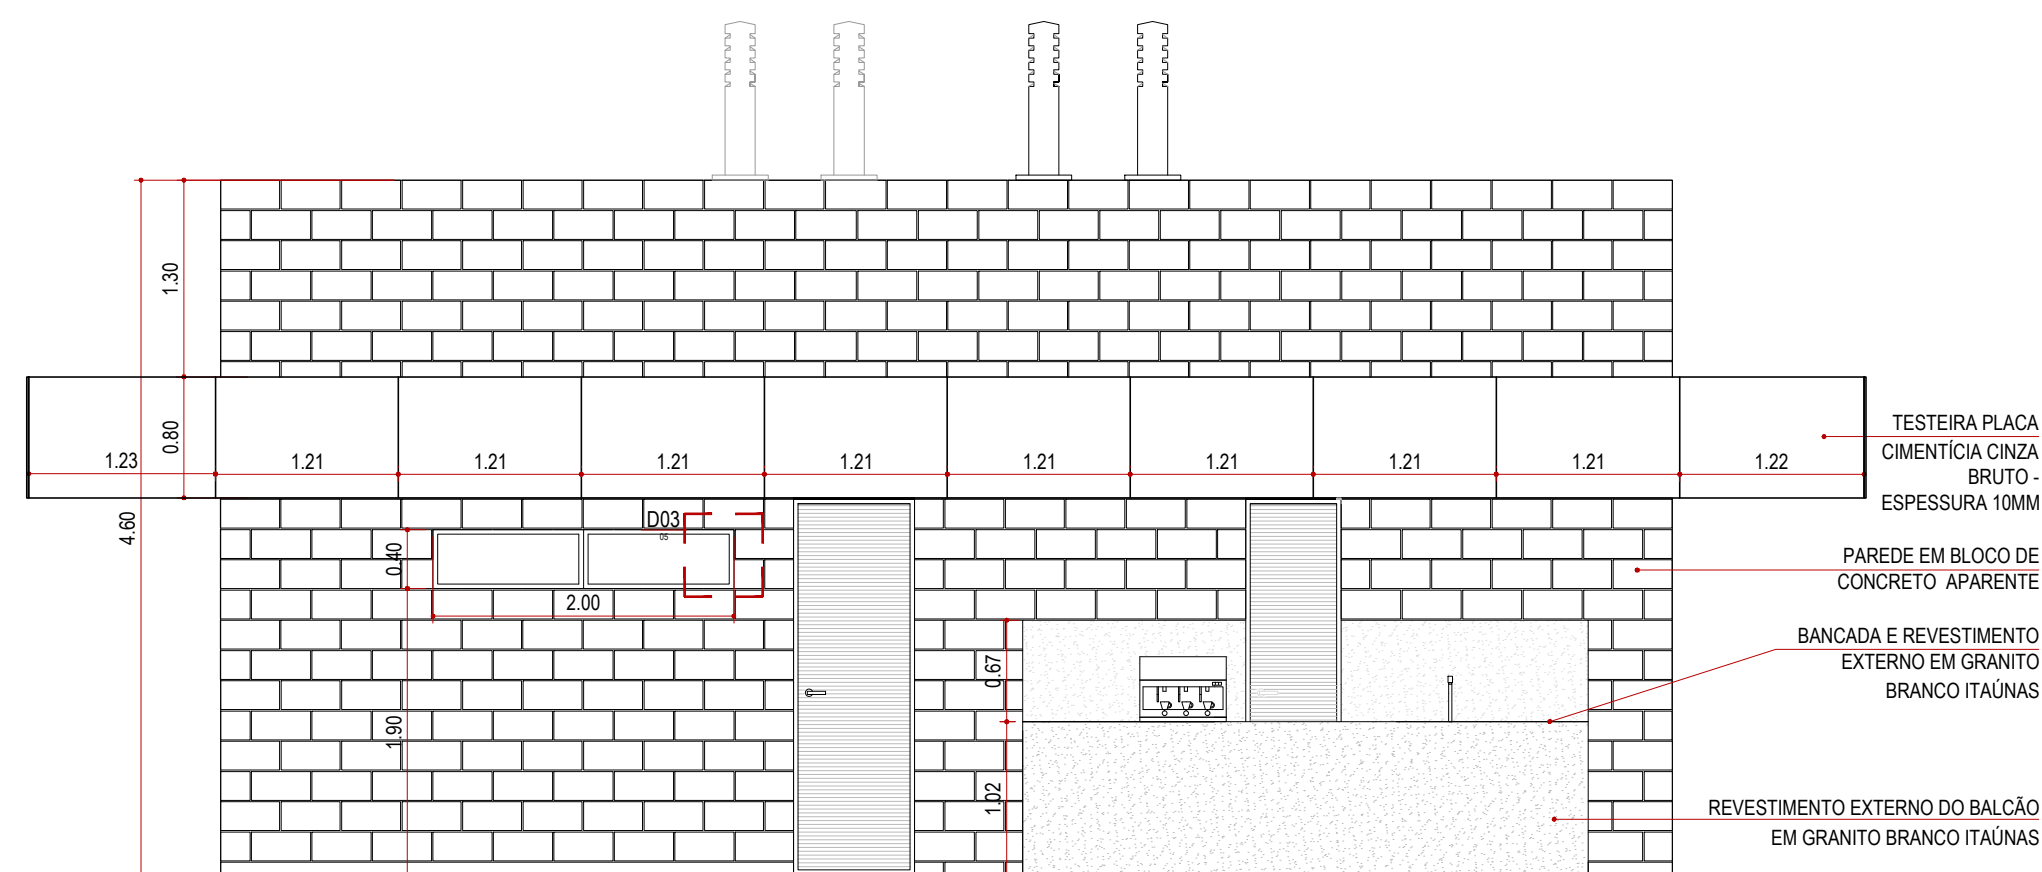


ELEVAÇÃO 1 - QUIOSQUE ABERTO  
ESCALA 1:50

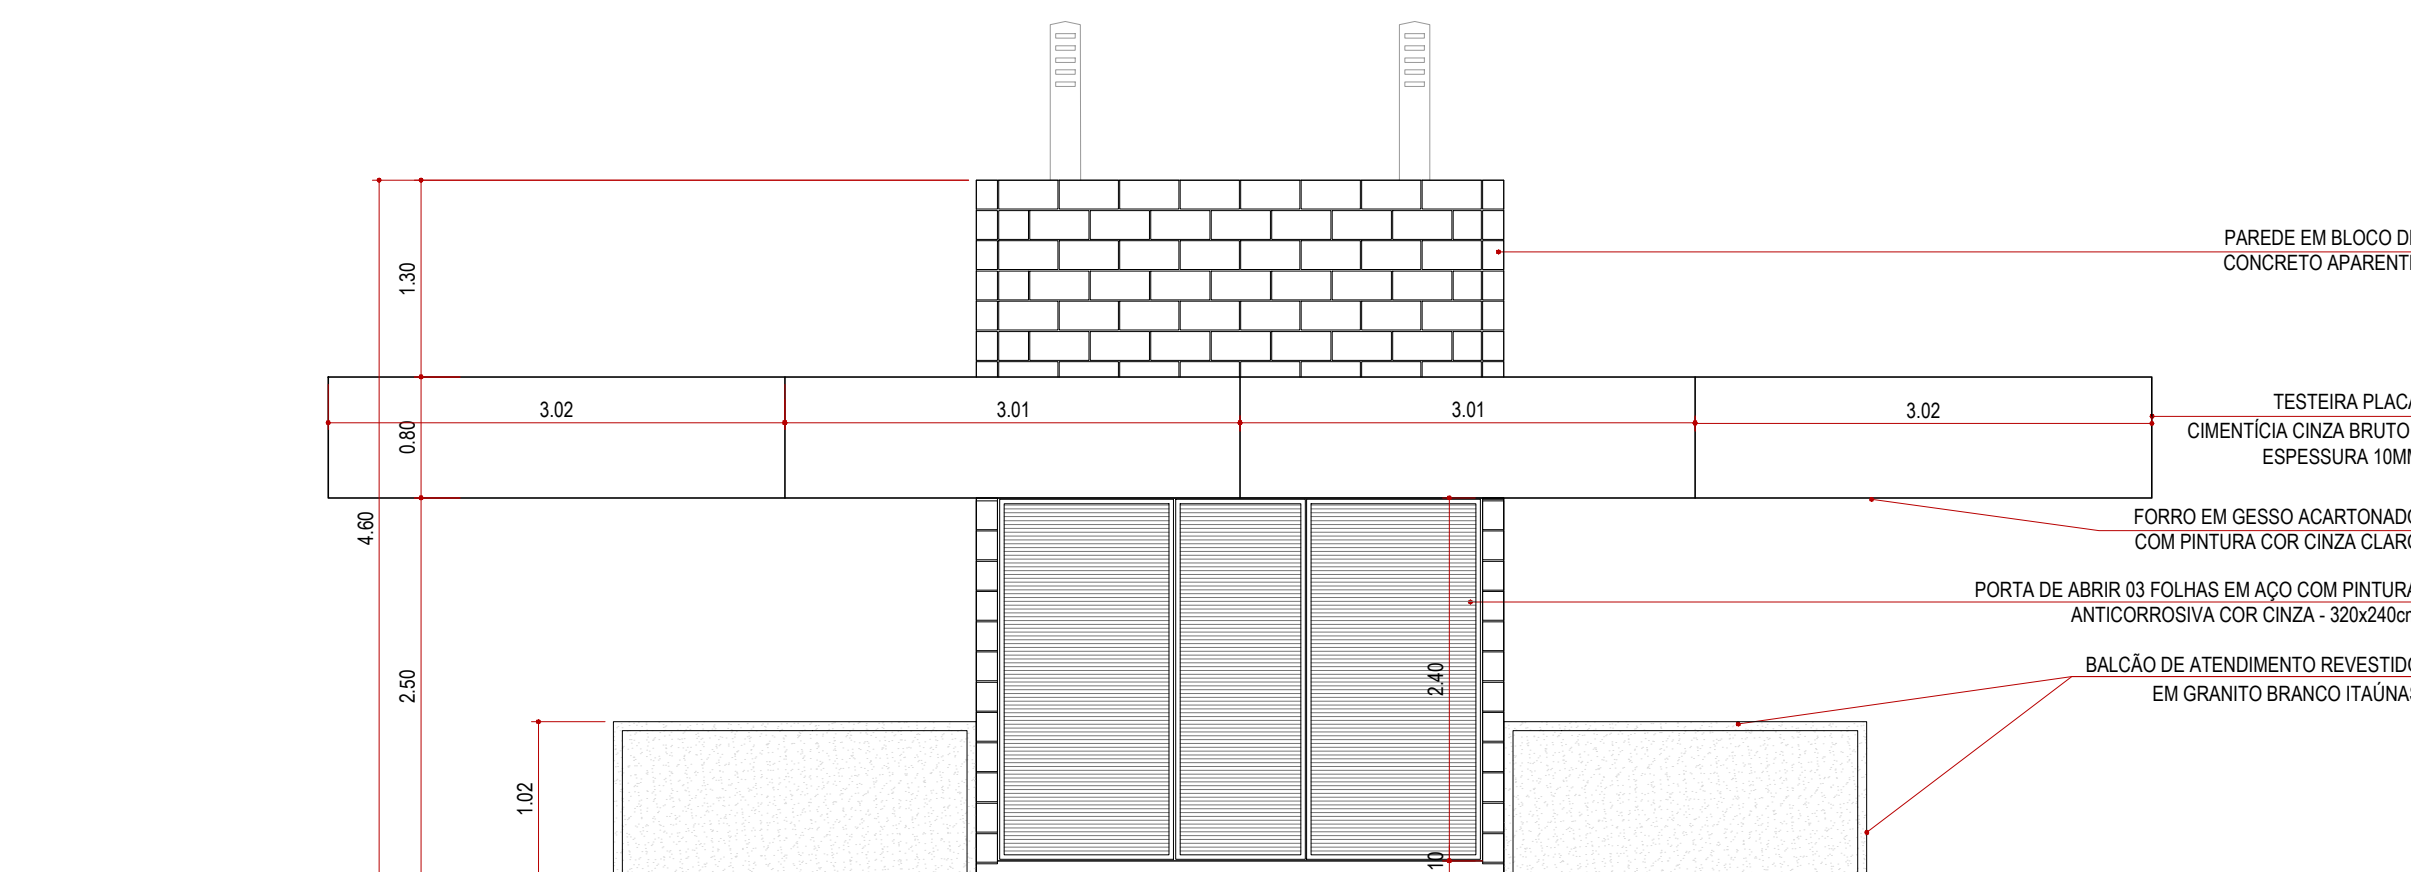

ELEVAÇÃO 2 - QUIOSQUE ABERTO  
ESCALA 1:50

LOCALIZAÇÃO

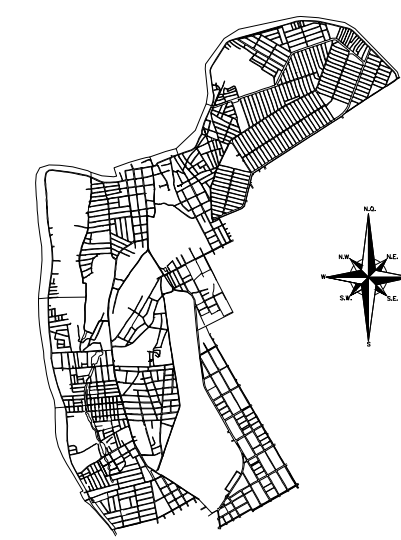

R02	REVISÃO 02	ABR/2018		
R01	REVISÃO 01	SET/2017		
R00	EMISSÃO INICIAL	MAI/2017		
N°	REVISÃO	DATA	N°	REVISÃO
MPB SANEAMENTO LTDA/ JANSANA DE LA VILLA DE PALAU ARQUITECTES		PROJETO		DATA
CENTRO URBANO - PLOTEAMENTO - PAV. 204 - 48 32253842		DESENHO		DATA
CRIA - 17887		CONFERIDO		DATA
www.mpb.emp.br - sp@mpb.emp.br		APROVADO		DATA
ASSINATURA		N° DA COMBATORA		

<b>PREFEITURA MUNICIPAL DE TERESINA - PI</b>				
<b>TERESINA - PI</b>				
PROJETOS BÁSICOS E EXECUTIVOS DAS OBRAS DE REQUALIFICAÇÃO URBANA E AMBIENTAL DAS ÁREAS 2,3 E 4, INCLUINDO PLANO DE REASSENTAMENTO, DO MUNICÍPIO DE TERESINA - PI				
<b>P9-OLEIROS, PIÇARREIRA, SÃO JOAQUIM, MAZERINE</b>				
<b>ARQUITETURA</b>				
<b>QUIOSQUE - MODELO 2</b>				
PROJETO	VISTOS	DESENHO	DATA	FOLHA N°
C. TERESINA SUSTENTÁVEL	ROBERTO DE PAUW	JUNIOR	MAR/2017	
ESCALA		TOPOGRAFIA	DATA TOP.	
1:50		PROJETO / DIVISA	28/04/14	